


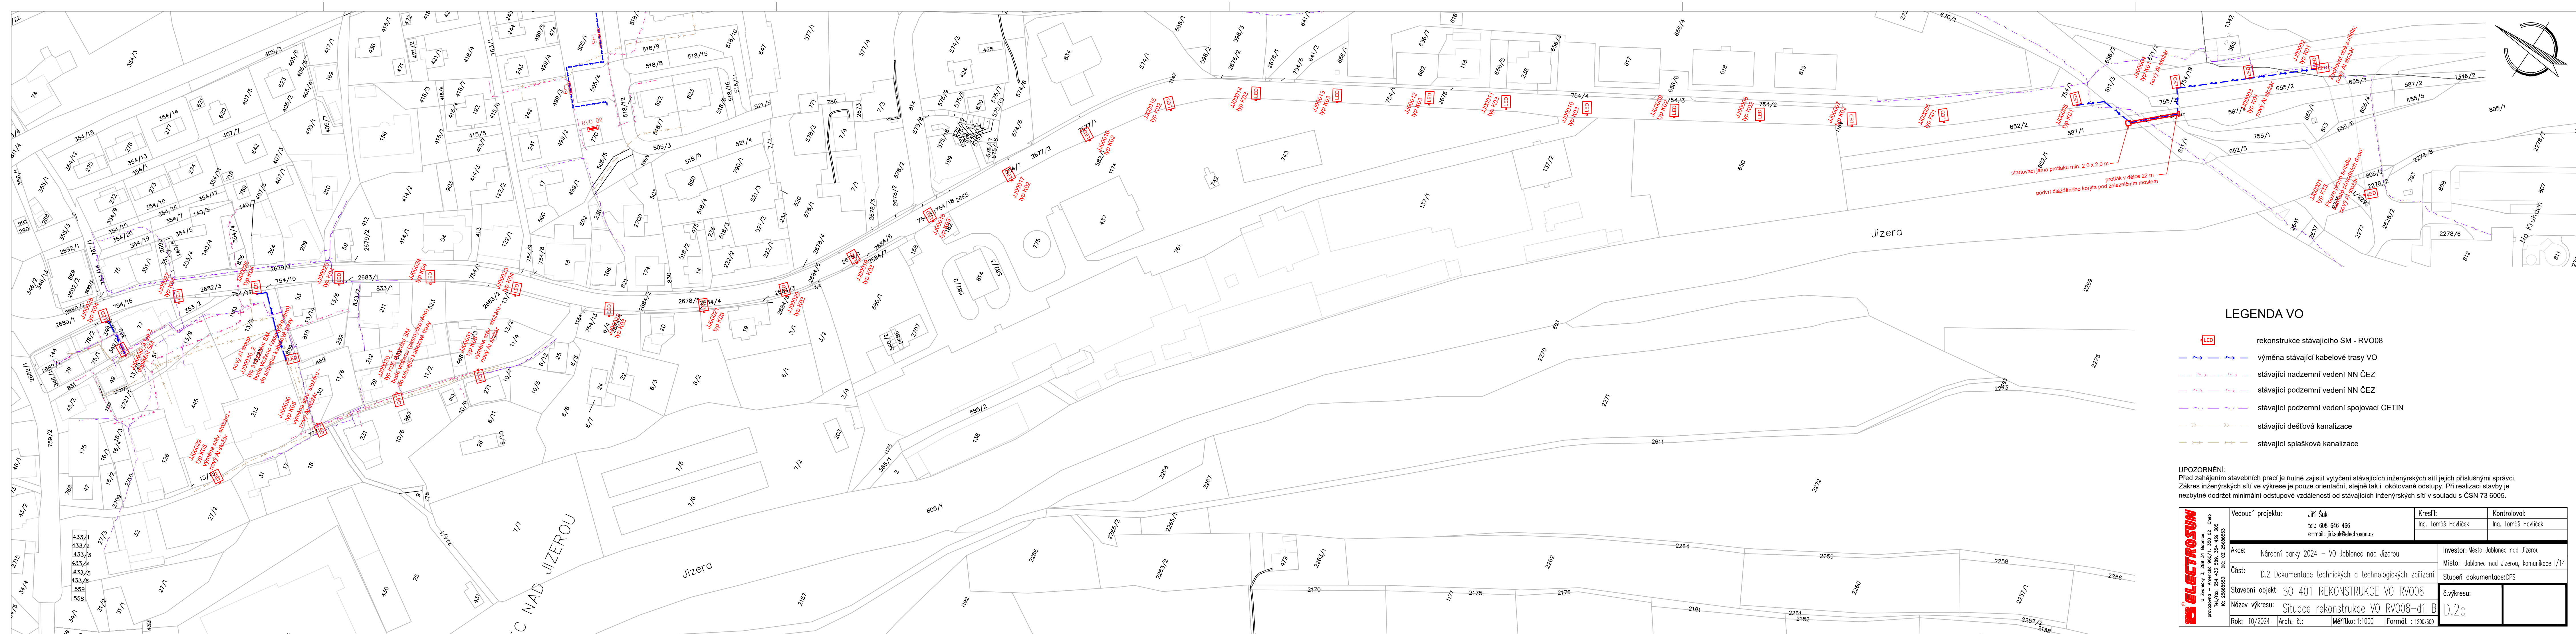

LEGENDA VO

- rekonstrukce stávajícího SM - RVO08
- výměna stávající kabelové trasy VO
- stávající nadzemní vedení NN ČEZ
- stávající podzemní vedení NN ČEZ
- stávající podzemní vedení spojovací CETIN
- stávající dešťová kanalizace
- stávající splašková kanalizace

UPOZORNĚNÍ:
Před zahájením stavebních prací je nutné zajistit vytyčení stávajících inženýrských sítí jejich příslušnými správci.
Zákres inženýrských sítí ve výkrese je pouze orientační, stejně tak i okótované odstupy. Při realizaci stavby je nezbytné dodržet minimální odstupové vzdálenosti od stávajících inženýrských sítí v souladu s ČSN 73 6005.

 U Zvončků 3, 289 31 Irbnice provozovna - Anežka 960/1, 350 02 Cheb tel.: 350 646 466 e-mail: jiri.suk@electrosun.cz	Vedoucí projektu: Jiri Suk tel.: 608 646 466 e-mail: jiri.suk@electrosun.cz			Kreslil: Ing. Tomáš Havlíček		Kontroloval: Ing. Tomáš Havlíček	
	Akce: Národní parky 2024 - VO Jablonec nad Jizerou					Investor: Město Jablonec nad Jizerou	
	Část: D.2 Dokumentace technických a technologických zařízení					Místo: Jablonec nad Jizerou, komunikace I/14	
	Stavební objekt: SO 401 REKONSTRUKCE VO RVO08					Stupeň dokumentace: DPS	
	Název výkresu: Situace rekonstrukce VO RVO08-díl B					č.výkresu: D.2c	
Rok: 10/2024		Arch. č.:	Měřítko: 1:1000		Formát: 1200x600		