


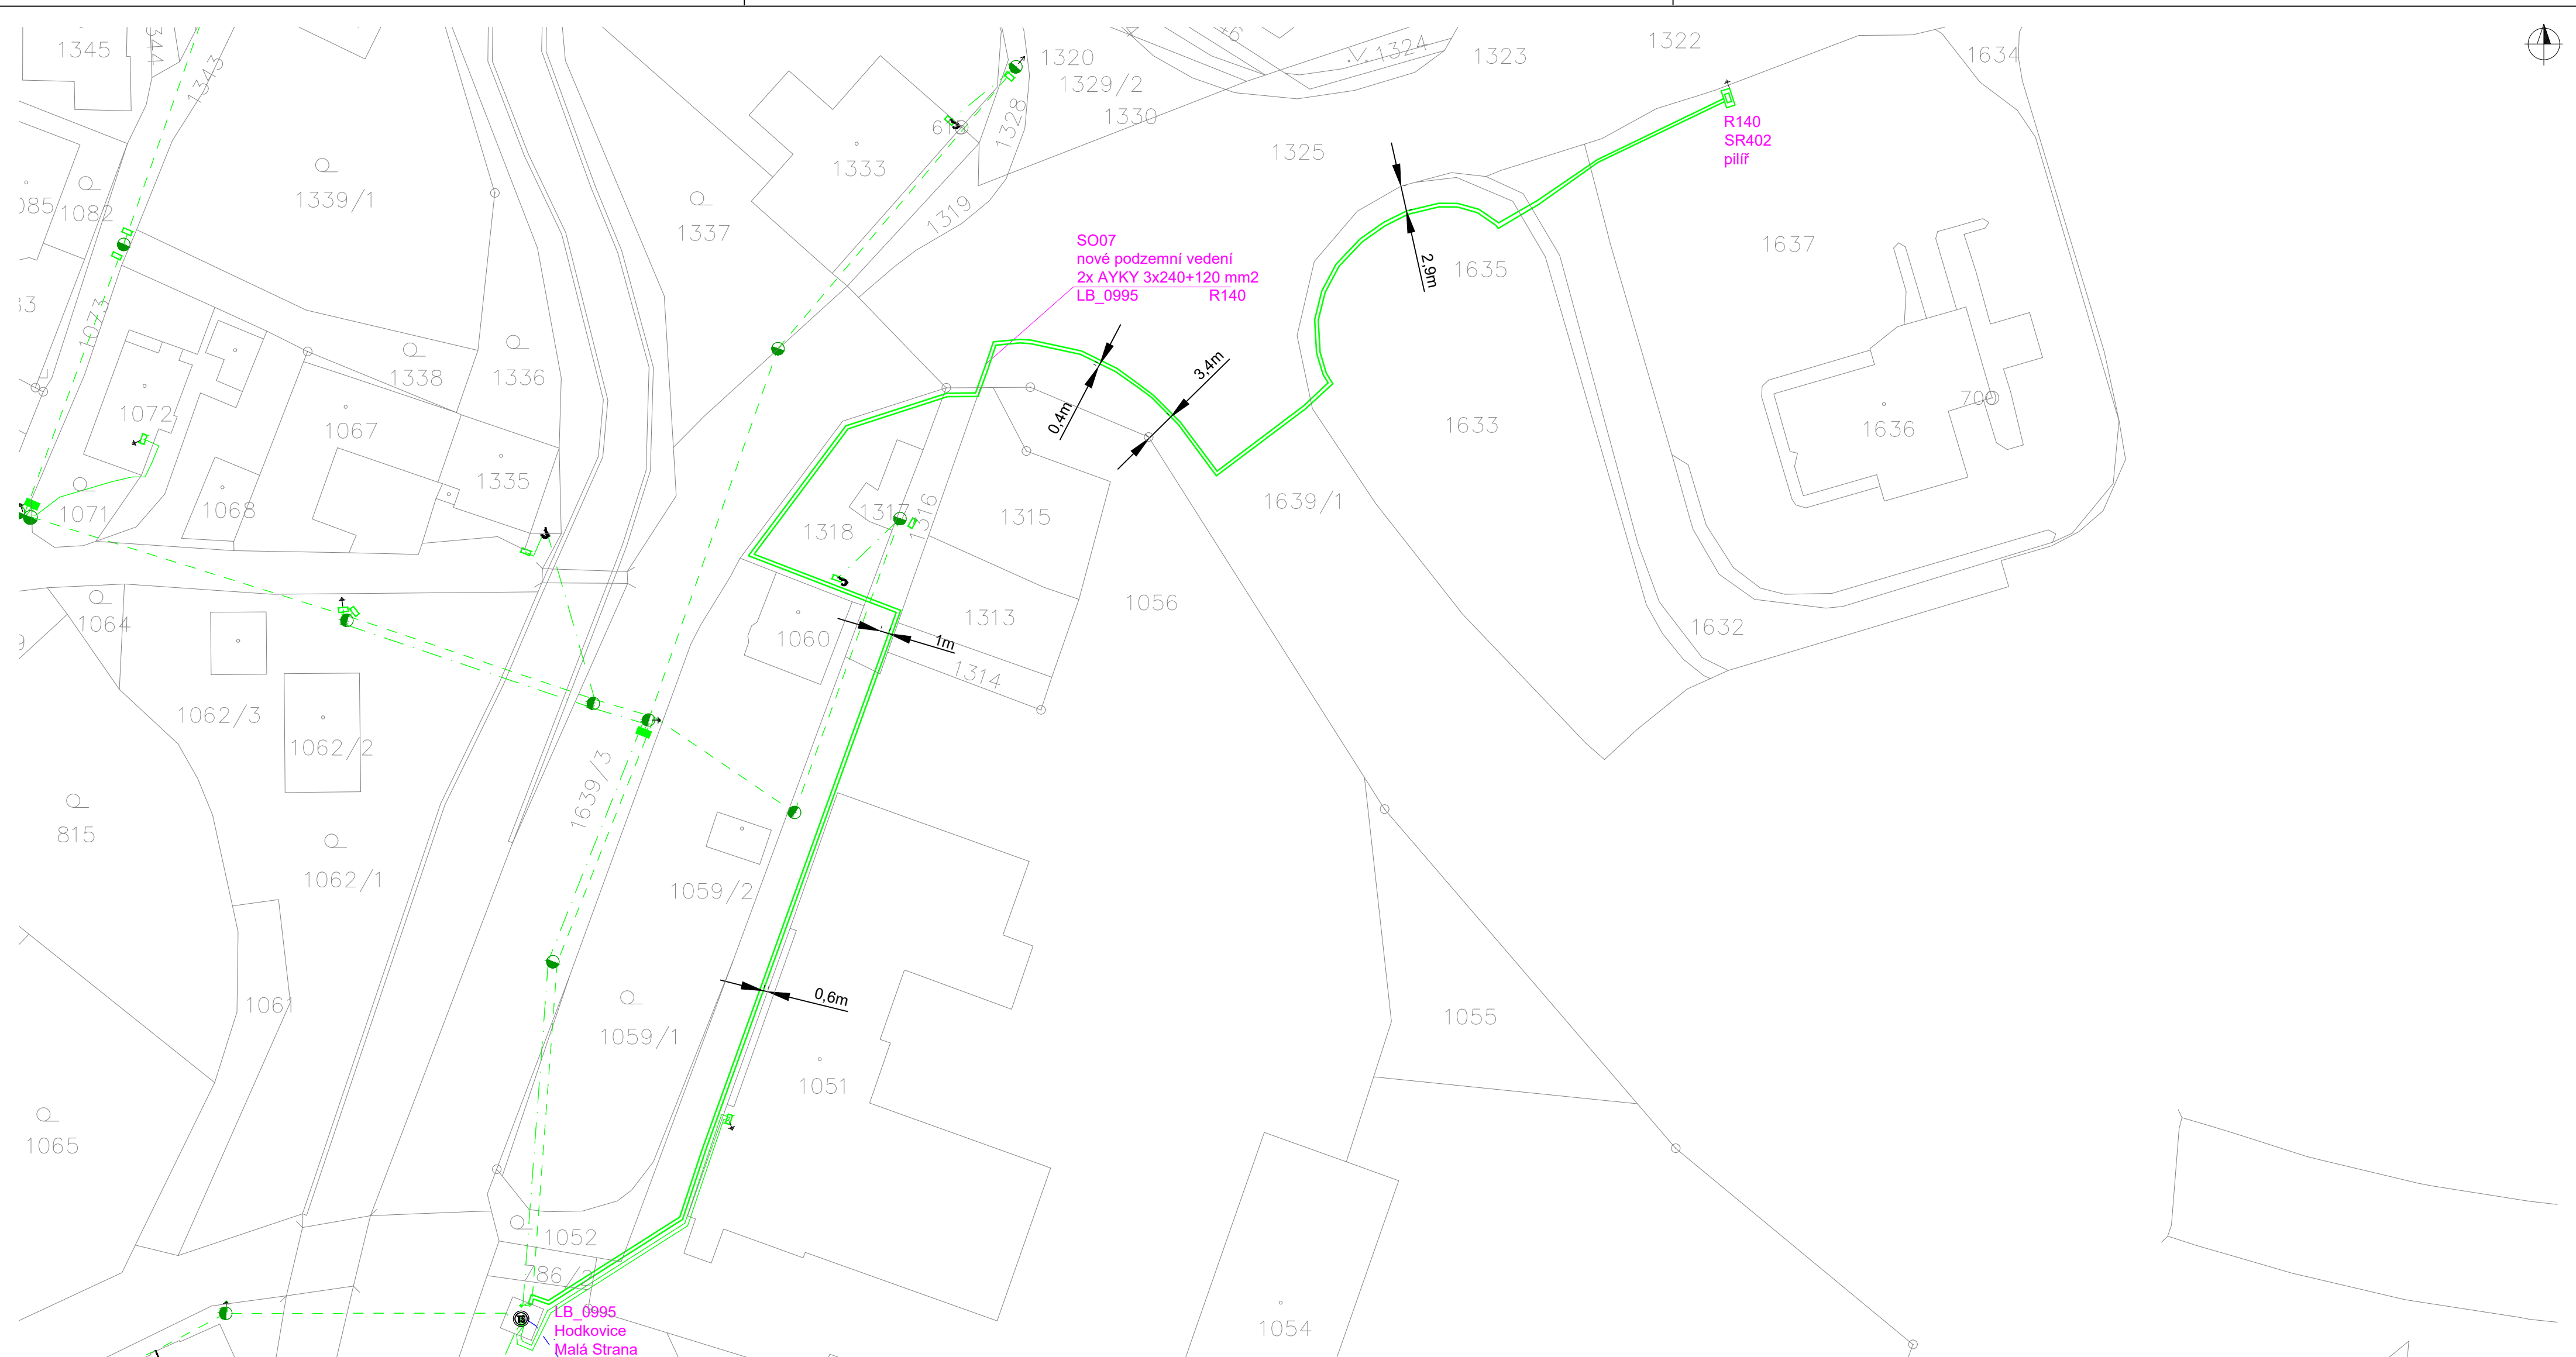

k.ú.Hodkovice nad Mohelkou

LEGENDA:

- nové podzemní vedení NN ČEZ
- stávající nadzemní vedení NN ČEZ
- stávající nadzemní vedení NN ČEZ
- trafostanice
- nová rozpojovací skříň
- stávající betonový sloup
- nové uzemnění

SOUSTAVA:

- NN 0,4 kV 3f 50 Hz TN-C
- Ochrana před nebezpečím dotykem neživých částí bude provedena dle PNE 33 0000-1, ČSN 33 2000-4-41 a ČSN 33 2000-5-54 automatickým odpojením od zdroje
 - Vnější vlivy dle ČSN 33 2000-5-51, PNE 33 0000-2; – viz protokol o stanovení vnějších vlivů

VYPRACOVAL Petr Morávek	ZODPOVĚDNÝ PROJEKTANT Ing. Pavel Vítek	KONTROLOVAL Ing. Martin Vlček	DODAVATEL COLSYS	
OBJEDNATEL ČEZ Distribuce, a. s., Děčín IV – Podmokly, Teplická 874/8, PSČ 405 02			ČÍSLO ZAKÁZKY OP221201322/428	
INVESTOR ČEZ Distribuce, a. s., Děčín IV – Podmokly, Teplická 874/8, PSČ 405 02			DOKUMENTACE DPS	
STAVBA IV-12-4022528 LB-Hodkovice n.M.-ppč.1637,kNN+SR402			MĚŘÍTKO 1:500	
OBSAH Situace stavby			DATUM 9/2025	
			POČET FORMÁTŮ A4 4x	
			NÁZEV SOUBORU hhdokovice.dwg	
			ČÍSLO VÝTISKU	ČÍSLO PŘÍLOHY D.1

COLSYS s.r.o. – BUSTĚHRADSKÁ 109 – 272 03 Kladno – ČESKÁ REPUBLIKA
TELEFON: +420 312 278 111 – FAX: +420 312 247 982 – E-Mail: kladno@colsys.cz
IČO: 14799634 – DIČ: CZ14799634 – OR: MĚSTSKÝ SÚD V PRAZE, ODD. C, VL. 902
BANKOVNÍ SPOJENÍ: HYB BANK CZECH REPUBLIC a.s., ČÍSLO ÚČTU 0200240009/2700

SYSTÉM MANAGEMENTU JAKOSTI ČSN EN ISO 9001:2001
SYSTÉM ENVIRONMENTÁLNÍHO MANAGEMENTU ČSN EN ISO 14001:2005
SYSTÉM MANAGEMENTU BEZPEČNOSTI A OCHRANY ZDRAVÍ PŘI PRÁCI OHSAS 18001:1999
OSVĚDČENÍ ČESKÉHO OBROVNÉHO STANDARDU ČOS 051622 (AQAP 2110)